



## A - A

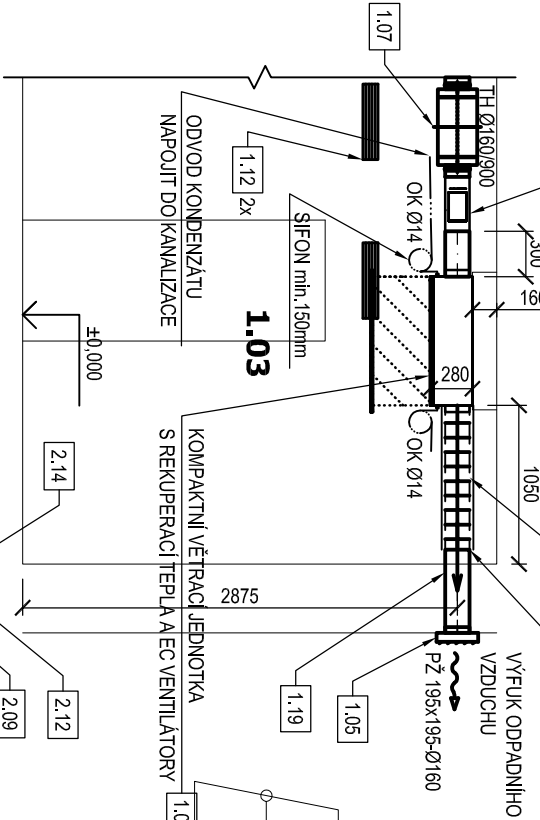


## B - B

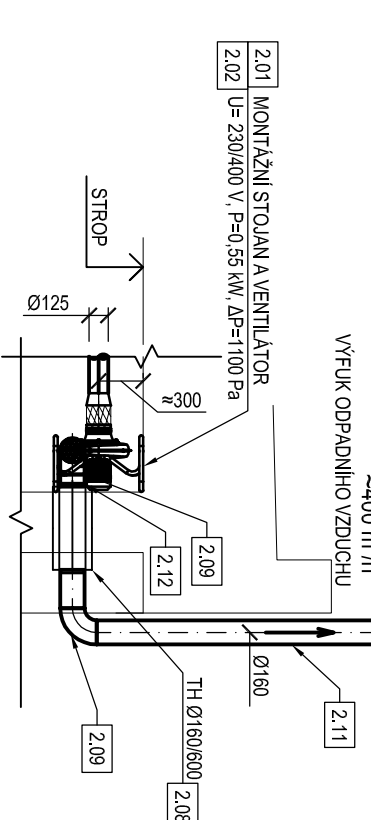


## PŮDORYS 1.NP - VÝŘEZ

(1:50) A

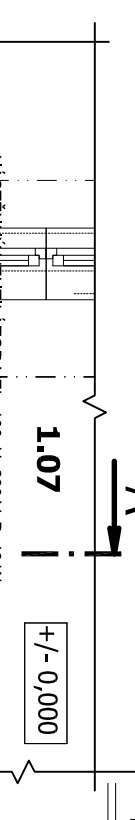

## PŮDORYS 1.NP



(1:100)

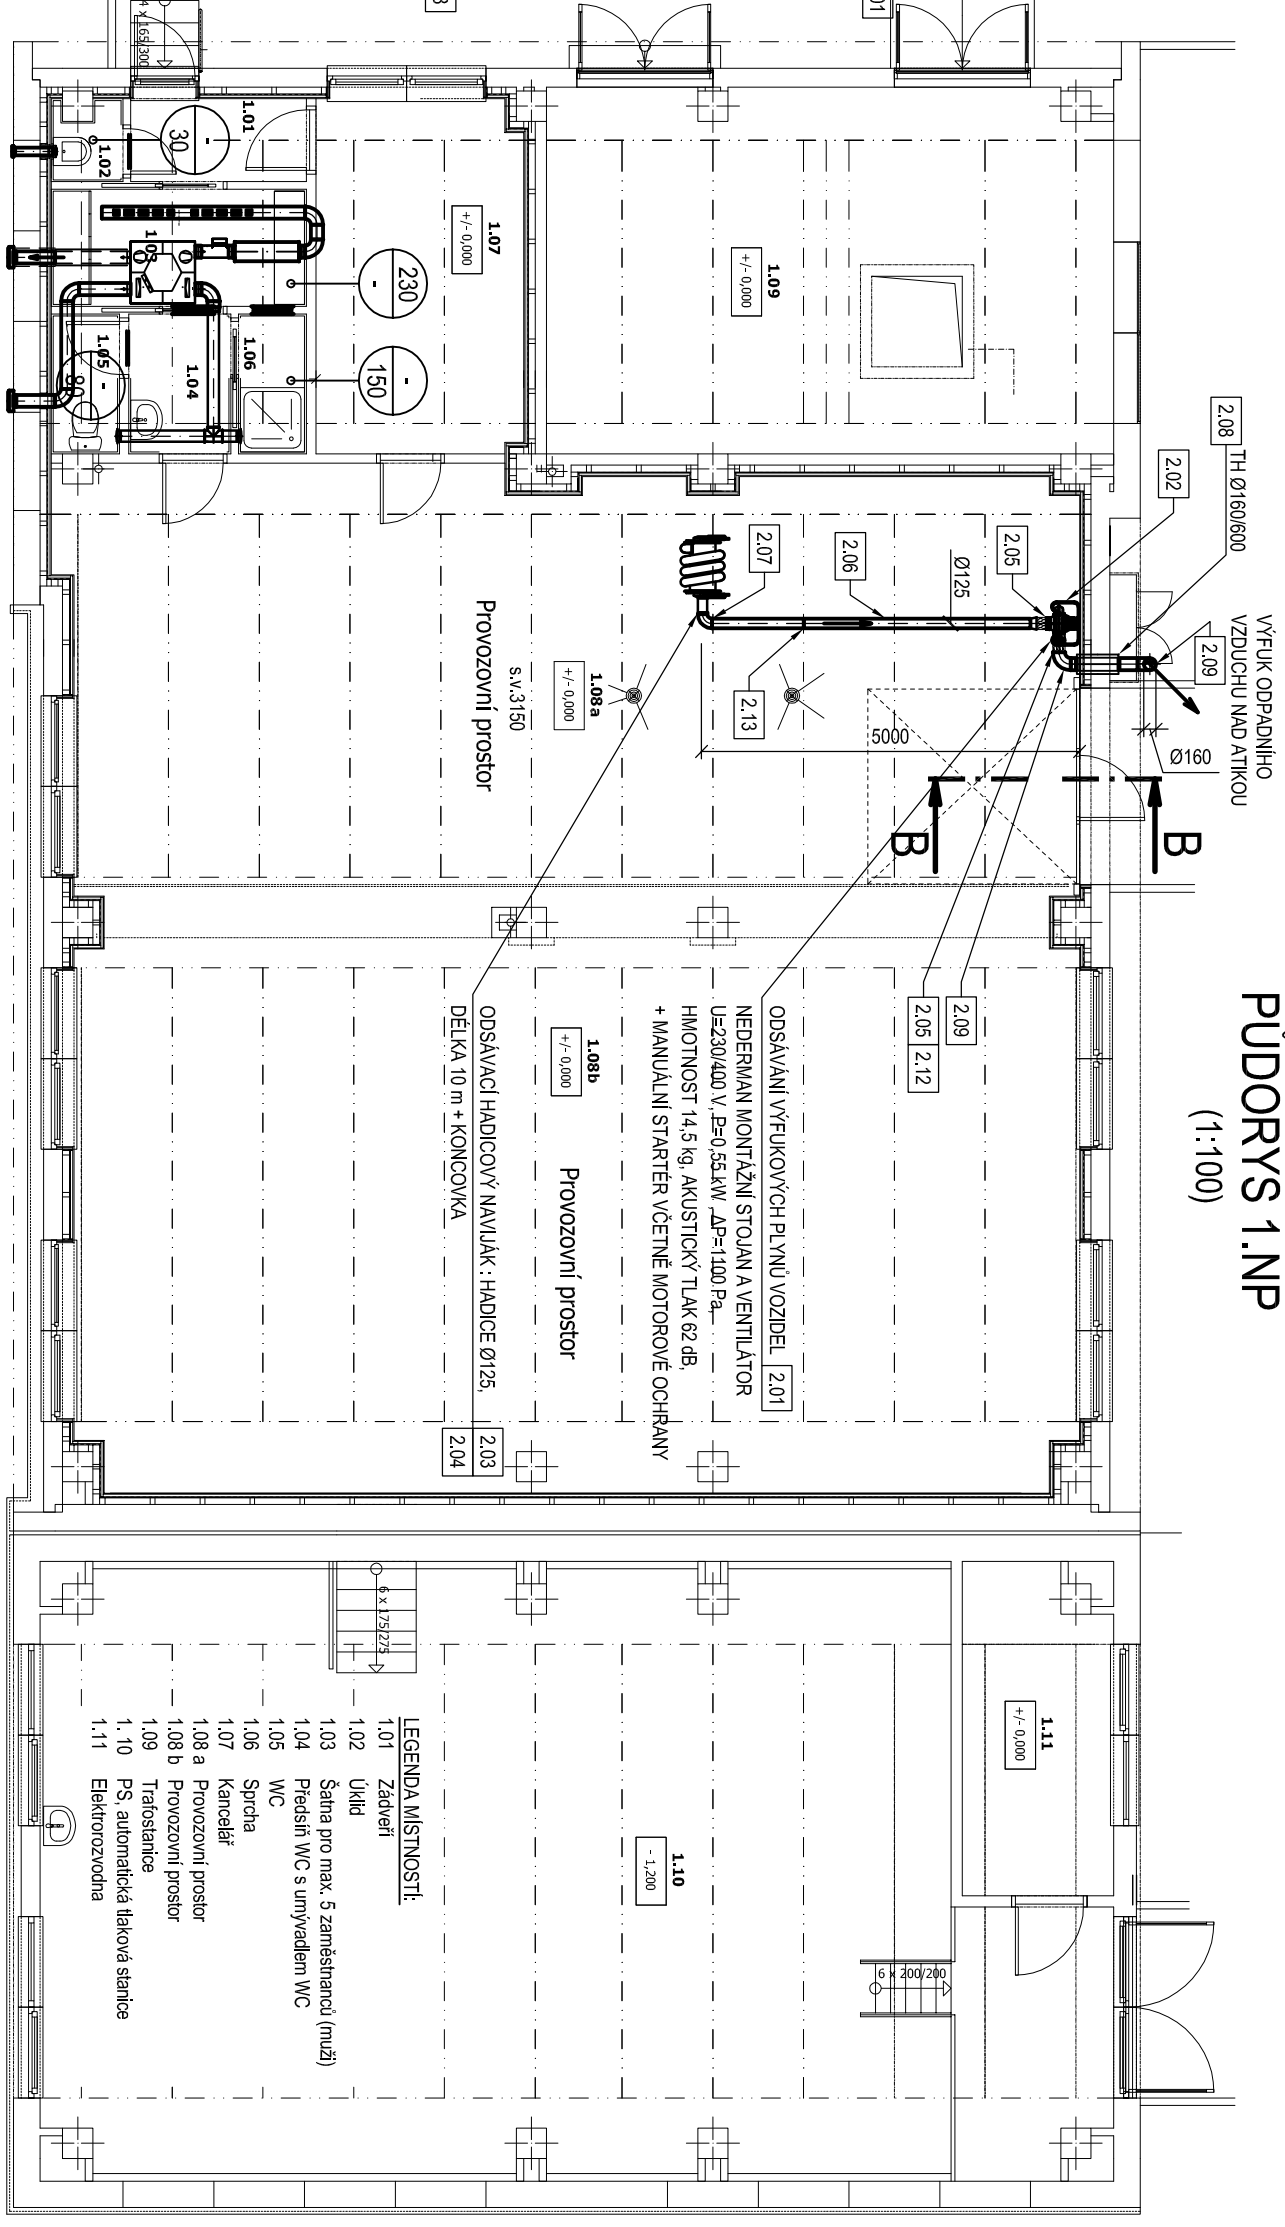

## LEGENDA:

- TH - TLUMIČ HLUKU  
TV-O - PLASTOVÝ TALÍŘOVÝ VENTIL PRO ODVOD VZDUCHU  
V-P - POZINKOVANÁ ČTYŘHRANNÁ VÝUSTA DO KRUHOVÉHO POTRUBÍ PRO PŘÍVOD VZDUCHU  
PŽ - PROTIŠESTOVÁ ŽALUZIE S OCHRANNÝM SÍTEM  
SM - HLINÍKOVÁ STĚNOVÁ MŘÍŽKA  
DM - HLINÍKOVÁ DVEŘNÍ MŘÍŽKA UMÍSTĚNA 150 mm NAD PODLAHOU  
VKF - VÝFUKOVÝ KUS ŠIKMÝ

+/- 0,000 = PODLAHA V 1.NP (vstup do předávací stanice)

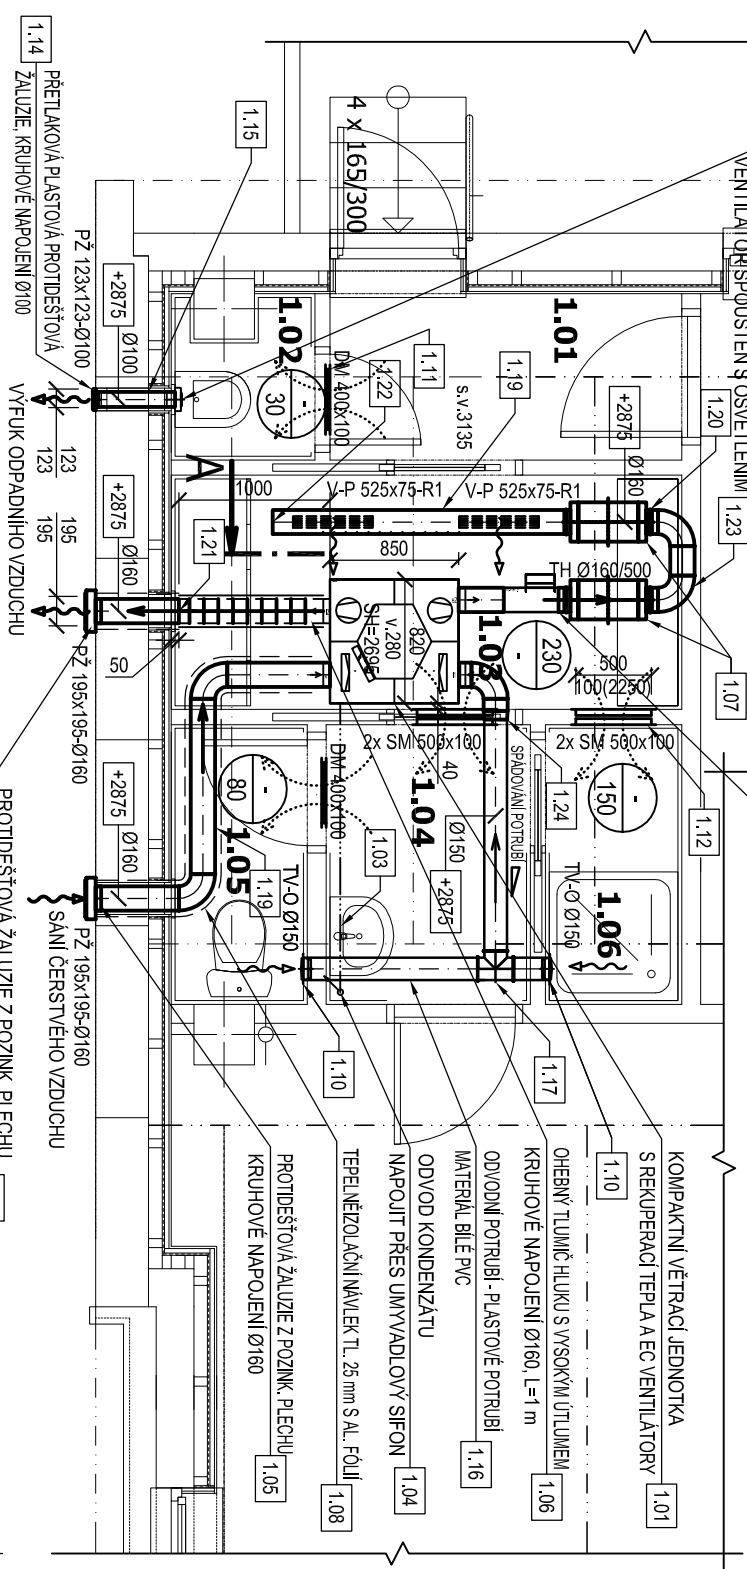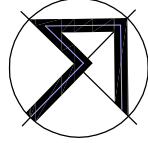

Vedoucí projektant		Ing. Miroslav Havlášek	
Zodpovědný projektant		Ing. Miroslav Havlášek, ČKAIT 1100989 - IP00 (AI)	
Výpracoval		Ing. Tomáš Fabián	
Objednatel dokumentace:		Distep a.s., Ostravská 961, 738 01 Frýdek-Místek	
Stavebník:		Distep a.s., Ostravská 961, 738 01 Frýdek-Místek	
Stavba:		Software	
Stavební úpravy objektů č. p. 3318 a 3319 (PS 45)		ArchicAD 23	
se změnou užívání ul. Mánesova, Frýdek-Místek		Formát 2 A4	
Část dokumentace:		Datum 10/2020	
D.1.4.3 Vzduchotechnika		Stupeň DSP+DPS	
Výkres:		Zakázkové číslo 3-011-20	
Půdorys 1. NP a řezy		Č. paré	
		Archivní číslo 1417	
		Měřítko: 1:100, 1:x	
		Výkr. číslo: D.1.4.3-02	