



# PŮDORYS 2.NP

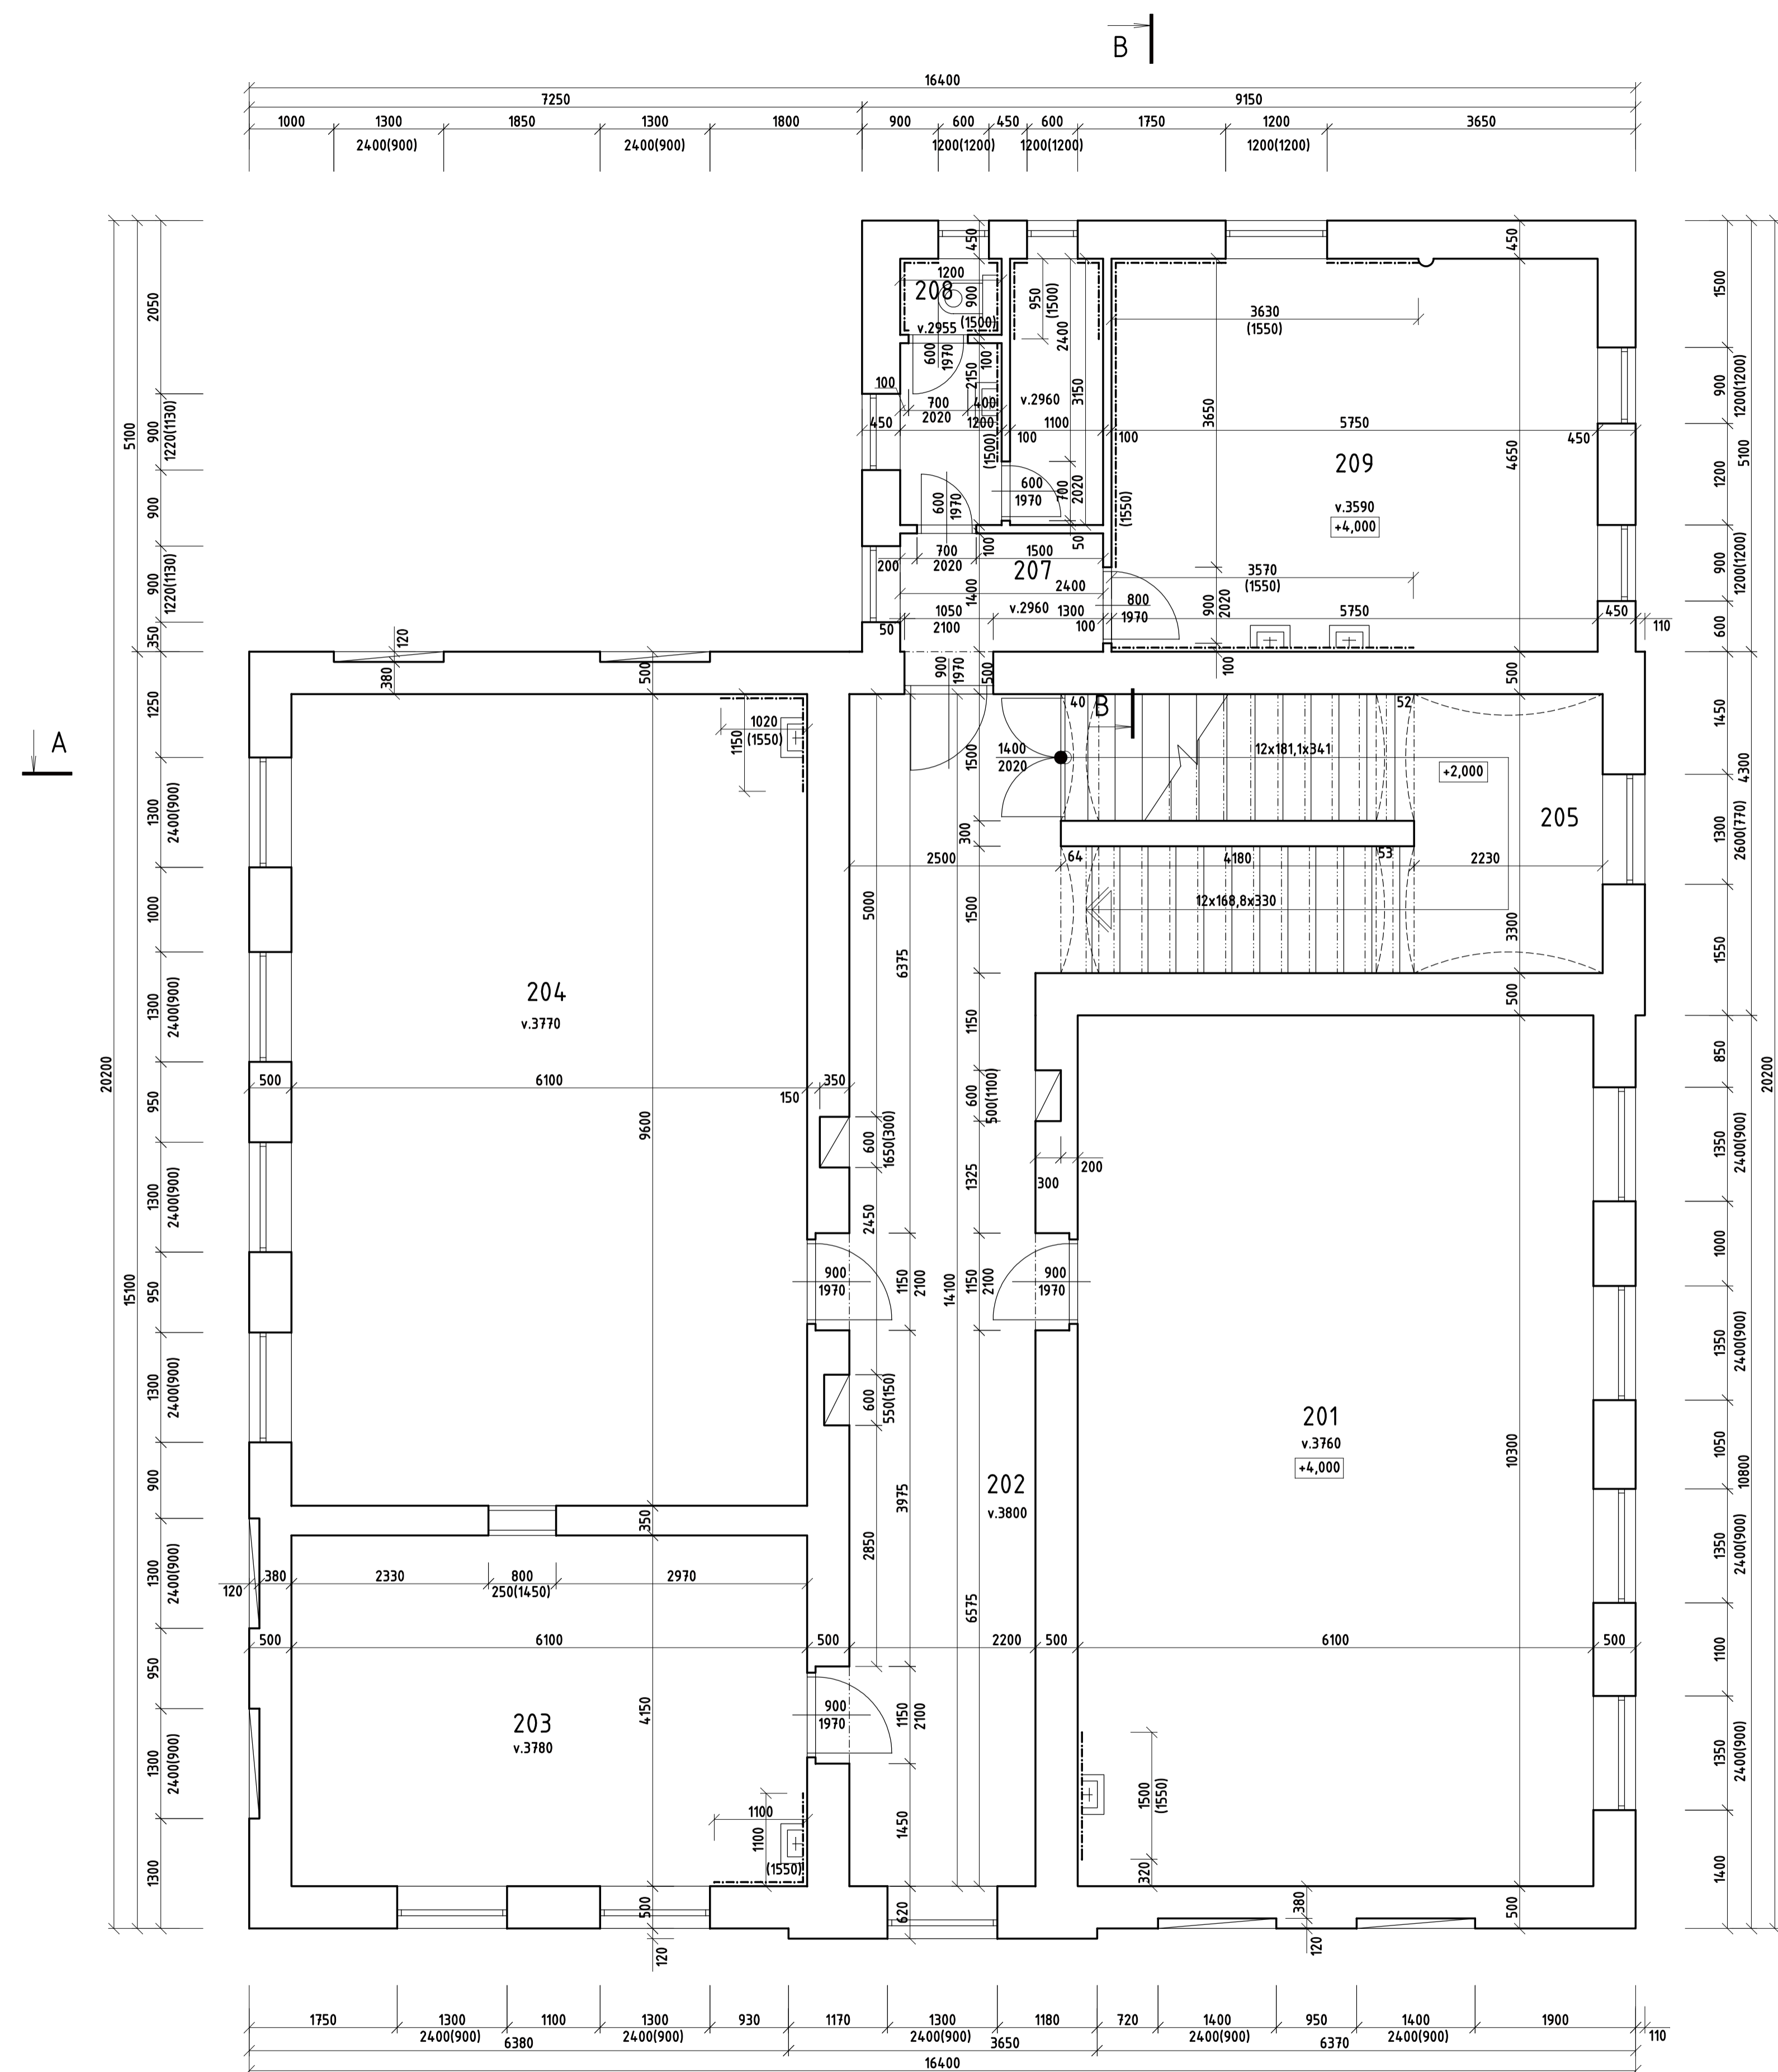

| ČÍSLO. MÍST. | NÁZEV     | PLOCHA | PODLAHA          | STĚNY  | STROP  | POZNÁMKA              |
|--------------|-----------|--------|------------------|--------|--------|-----------------------|
| 201          | TŘÍDA     | 62,83  | LINOLEUM         | OMÍTKA | OMÍTKA | BĚLNIN. OBKLAD 1500   |
| 202          | CHODBA    | 31,02  | LINOLEUM         | OMÍTKA | OMÍTKA | BĚLNIN. OBKLAD 1500   |
| 203          | SBOROVNA  | 25,31  | LINOLEUM         | OMÍTKA | OMÍTKA | BĚLNIN. OBKLAD 1500   |
| 204          | TŘÍDA     | 58,56  | LINOLEUM         | OMÍTKA | OMÍTKA | BĚLNIN. OBKLAD 1500   |
| 205          | SCHODIŠTĚ | 22,07  | LINOLEUM         | OMÍTKA | OMÍTKA | BĚLNIN. OBKLAD 1500   |
| 206          | ÚKLID. K. | 3,46   | KERAMICKÁ DLAŽBA | OMÍTKA | OMÍTKA | KERAMICKÝ OBKLAD 1500 |
| 207          | CHODBA    | 3,36   | KERAMICKÁ DLAŽBA | OMÍTKA | OMÍTKA | BĚLNIN. OBKLAD 1500   |
| 208          | WC UČITEL | 1,08   | KERAMICKÁ DLAŽBA | OMÍTKA | OMÍTKA | KERAMICKÝ OBKLAD 1500 |
| 209          | KABINET   | 26,73  | LINOLEUM         | OMÍTKA | OMÍTKA | KERAMICKÝ OBKLAD 1500 |

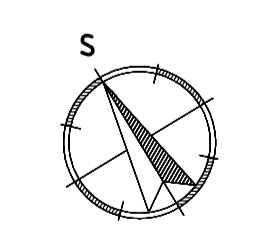

|  |                     |                          |
|--|---------------------|--------------------------|
| Zodp. projektant:  | ING.MARTINA ŠVECOVÁ |                          |
| Projektant:  | ING.MARTINA ŠVECOVÁ |                          |
| Vypracoval:  | ING.MARTINA ŠVECOVÁ |                          |
| Místo stavby:  | HYNČICE             | Datum: 08/2019           |
| Stavebník: město Město Albrechtice, nám. ČSA 27/10, 793 95 Město Albrechtice |                     |                          |
| <b>MATEŘSKÁ ŠKOLA HYNČICE</b><br>OBJEKT Č.P.159, PARC.Č.st.163               |                     | Stupeň projektu: PASPORT |
| Obsah: PŮDORYS 2NP   |                     | Měřítko: 1:50            |
| Díl: D - ZJEDNODUŠENÁ DOKUMENTACE STAVBY                                     |                     | Formát: A1               |
|  |                     | Parť: Výkres číslo: D-03 |