



KLAD LISTŮ KATASTRÁLNÍCH SITUACÍ

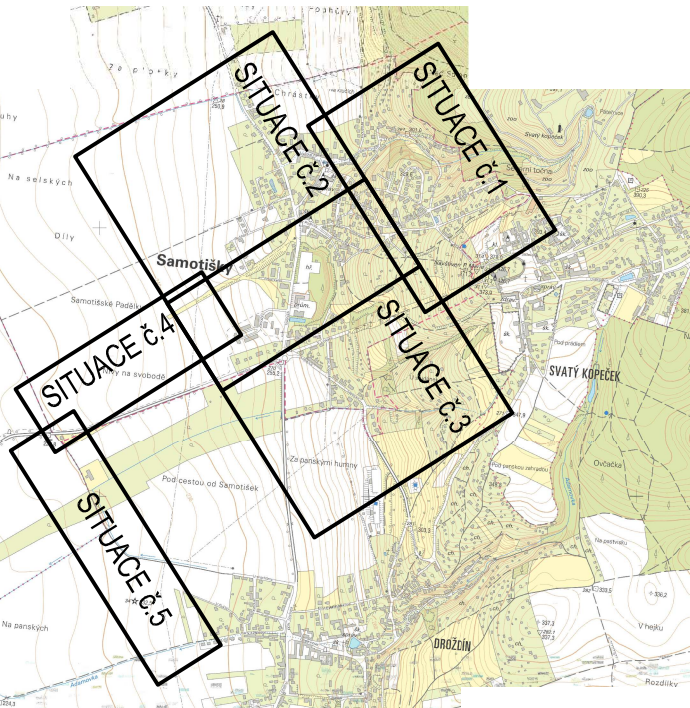

LEGENDA NAVRŽENÉ SPLAŠKOVÉ KANALIZACE

- NAVRŽENÁ NOVÁ TRASA SPLAŠKOVÉ KANALIZACE
- TRASA SPLAŠKOVÉ KANALIZACE S VYUŽITÍM STÁVAJÍCÍHO POTRUBÍ
- JEDNOTNÉ NEBO ODDÍLNÉ KANALIZACE - SANACE POTRUBÍ I ŠACHET
- TRASA SPLAŠKOVÉ KANALIZACE S VYUŽITÍM STÁVAJÍCÍHO POTRUBÍ
- KANALIZACE - BEZ SANACE POTRUBÍ NEBO ŠACHET
- - - VÝTLAK DN100 Z ČS SAMOTÍŠKY SMĚREM K OBCI DROŽDÍN - TRASA PLATNÁ PRO VAR1 I VAR2
- - - PRODLOUŽENÍ VÝTLAKU DN100 PRO VARIANTU č.2 - NÁPOJENÍ NA VEŘEJNOU KANALIZACI MĚSTA OLOMOUCE V OBCI DROŽDÍN

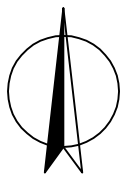

VYPRACOVAL:	ZODP. PROJEKTANT:	HIP:	SOUBOR:	ZAKÁZKOVÉ ČÍSLO:
ING. BRTNÍK	ING. BRTNÍK	ING. GALUŠKOVÁ		2019052
OBJEDNATEL: Obec Samotíšky Vybíralova 8, 779 00 Samotíšky				DATUM: 05 / 2020
ZAKÁZKA : ODKANALIZOVÁNÍ OBCE SAMOTÍŠKY VARIANTNÍ TECHNICKO-EKONOMICKÁ STUDIE PROVEDITELNOSTI				FORMÁT: 4A4
CELKOVÁ SITUACE				STUPEŇ: STUDIE
				MĚŘÍTKO: 1:5000
				Č.PŘÍLOHY: V.1
				Č.KOPIE: