



MAGISTRÁT MĚSTA OLMOUCE

ODBOR STAVEBNÍ

oddělení územně správní

Hynaisova 34/10, 779 00 Olomouc

Č. j. SMOL/053437/2017/OS/US/Cer
Spisová značka: S-SMOL/202642/2016/OS
Uvádějte vždy v korespondenci

Spisový znak – 328, skartační znak/skart. lhůta – A/20
V Olomouci 9.3.2017

Oprávněná úřední osoba pro vyřízení: Ing. Marie Černá, dveře č. 2.51
Oprávněná úřední osoba pro podepisování: Ing. Miloš Hlaváček
Telefon: 588488203
E-mail: marie.cerna@olomouc.eu



Toto rozhodnutí nabylo právní moci
dne 11.4.2017

V Olomouci dne 10.5.2017
ca

ÚZEMNÍ ROZHODNUTÍ č. 34/2017

Žadatel Obec Samotíšky, IČ: 487 69 967, Vybíralova 8, Samotíšky, 779 00 Olomouc, zast. svým zástupcem Ing. arch. Otto Schneiderem, nar. 17.3.1952, 17. listopadu 43, 779 00 Olomouc - dne 12.9.2016 podal žádost o vydání rozhodnutí o umístění stavby

Tělocvična pro ZŠ

v obci Samotíšky, v katastrálním území Samotíšky v ulici Podhůry na pozemcích parc. č. 12 (zastavěná plocha a nádvoří), 13 (zahrada) a 14 (zahrada) a objektu č.p. 108 na parc.č. 12, úprava chodníku a přeložka VO se dále dotkne pozemků parc.č. 62 (ostatní plocha) a 1092/2 (ostatní plocha). Dnem podání žádosti bylo zahájeno územní řízení.

Popis záměru:

Navrhovaná stavba řeší přístavbu tělocvičny u základní školy, která se nachází v ulici Podhůry. Objekt bude obsahovat sál, který bude využíván nejen jako tělocvična pro ZŠ, ale také pro různé sportovní aktivity a kulturní akce.


Tělocvična bude umístěná u západní strany základní školy. Bude lichoběžníkového tvaru o celkové zastavěné ploše 295,2 m², s jedním podzemním a jedním nadzemním podlažím. Délka jižní strany přístavby bude 12,38 m, délka západní strany bude 23,82 m, délka severní strany bude 11,225 m, délka západní strany podél objektu školy bude 10,925 m, od objektu školy k severní stěně pak bude mít délku 16,280 m. Zastřešení bude střechou valbovou vazníkové konstrukce s mírným sklonem a s výškou hřebene + 8,180 od +/-000, která je navržena + 2,870 m nad upraveným terénem u hlavního vstupu; +/-0,00 = 272,22 m n.m. Hlavní vstup bude řešen z jižní strany z ulice Podhůry a bude umístěn v suterénu, neboť s ohledem na výškové rozdíly bude přímo přístupný z přilehlého chodníku. S budovou základní školy bude tělocvična propojena v přízemí přes prostor stávající šatny; ze sálu bude také přímý vstup na školní zahradu, a to pomocí bezbariérové rampy. Okno, které bude umístěné v severní stěně, bude neotvíravé s požárně bezpečnostní výplní ev. se sklobetonovými tvarovkami.

Pro zásobování objektu vodou bude využita stávající vodovodní přípojka pro školu, která je ukončená ve vodoměrné šachtě, která se nachází ve dvorní části školy, v jihozápadním rohu pozemku parc.č.13. Tato šachta bude zrušena a vodoměrná sestava bude nově osazena v suterénu přístavby. Od vodoměrné sestavy pak bude proveden nový přívod pro školu.

Pro zásobování objektu plynem bude využita stávající plynovodní přípojka školy. Dojde pouze k výměně plynoměru a k úpravě rozvodu plynu za plynoměrem. V tělocvičně budou instalovány 2 kondenzační kotle, ke kterým povede od plynoměrné skříně nové přívodní potrubí PE D 50 mm.

Zásobování objektu el. energií bude zajištěno napojením na rozvody školy.

Pro likvidaci odpadních splaškových vod bude před jižním průčelím přístavby umístěná ČOV, do které budou napojeny i odpadní vody z objektu ZŠ. Přečištěné odpadní vody z ČOV budou napojeny do revizní šachty osazené na stávající kanalizační přípojce školy, která je u křižovatky ulic Toveršská a Podhůry zaústěná do dešťové kanalizace. Dešťové vody budou odváděny do septiku, který se nachází

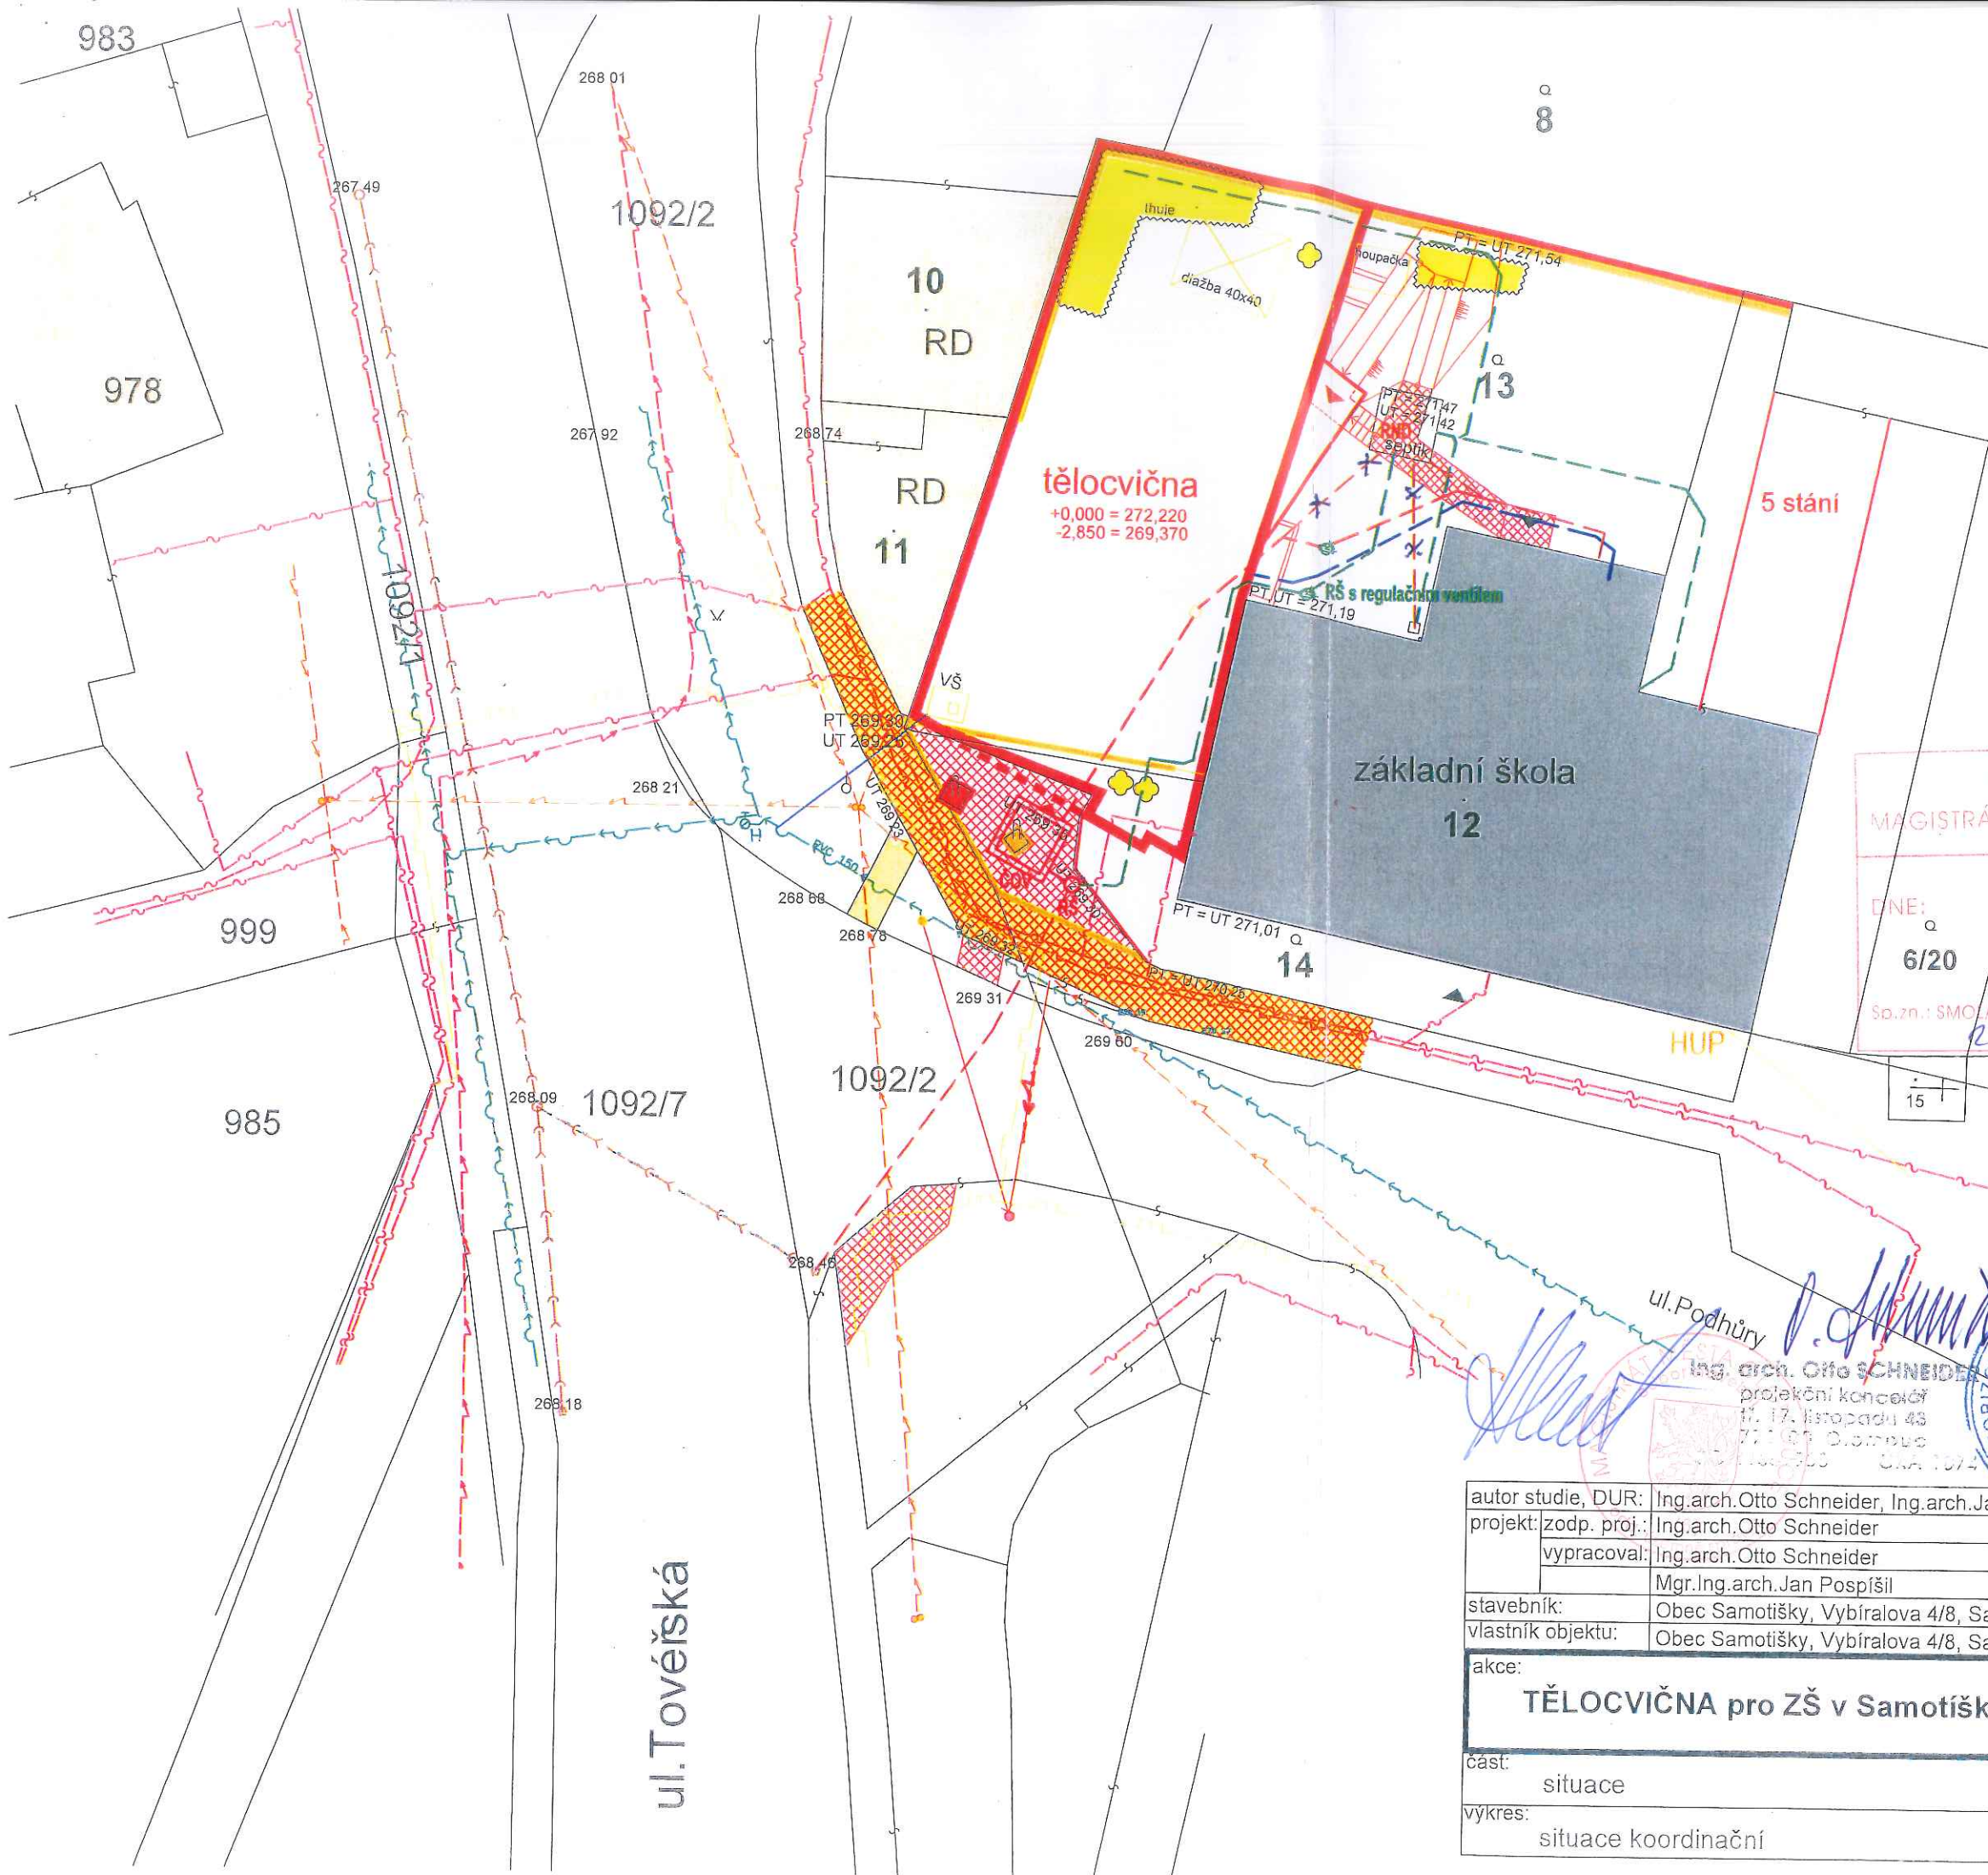

legenda

- odstraněné objekty
- navržený objekt
- stávající objekt základní školy
- stávající zástavba
- odstraněné chodníky
- navržené chodníky na veř.a škol.poz.
- zeleň navržená ke kácení

stávající inženýrské sítě

- sdělovací kabely O2
- vodovod
- plynovod
- kanalizace stávající
- kabely NN, nadzemní vedení
- kabely NN, podzemní vedení
- stožár NN
- kabely VO

OVĚŘENO
MAGISTRÁTEM MĚSTA OLOMOUCE

DNE: 13.03.2017
6/20
Sp.zn.: SMO/...

stávající stožár veřejného osvětlení
(navržen k přemístění)
vš zrušená vodoměrná šachta
vod. sestava bude na pův.
místě v 1.pp novostavby

nové inženýrské sítě a instalace

- vnitřní splašková kanalizace
- čov čistírna odpadních vod
- kabely VO
- stožár VO - navržené umístění
- vnitřní dešťová kanalizace
- retenční nádrž dešťových vod
- vnitřní vodovod (z těl.do ZŠ)

ul.Podhůry
Ing. arch. Otto SCHNEIDER
projekční kancelář
tř. 17. listopadu 43
772 00 Olomouc
ČKA 1074

autor studie, DUR:	Ing.arch.Otto Schneider, Ing.arch.Jan Pospíšil	Ing. arch. Otto SCHNEIDER
projekt: zodp. proj.:	Ing.arch.Otto Schneider	projekční kancelář
vypracoval:	Ing.arch.Otto Schneider	tř. 17. listopadu 43
	Mgr.Ing.arch.Jan Pospíšil	772 00 Olomouc
stavebník:	Obec Samotíšky, Vybíralova 4/8, Samotíšky, 779 00	IČ:11569930 ČKA 1074
vlastník objektu:	Obec Samotíšky, Vybíralova 4/8, Samotíšky, 779 00	datum: VII/2016
akce:	TĚLOCVIČNA pro ZŠ v Samotíškách, ulice Podhůry	
část:	situace	část: C
vykres:	situace koordináční	měřítko: 1:250
		výkres č.: C.2.