



PŮDORYS

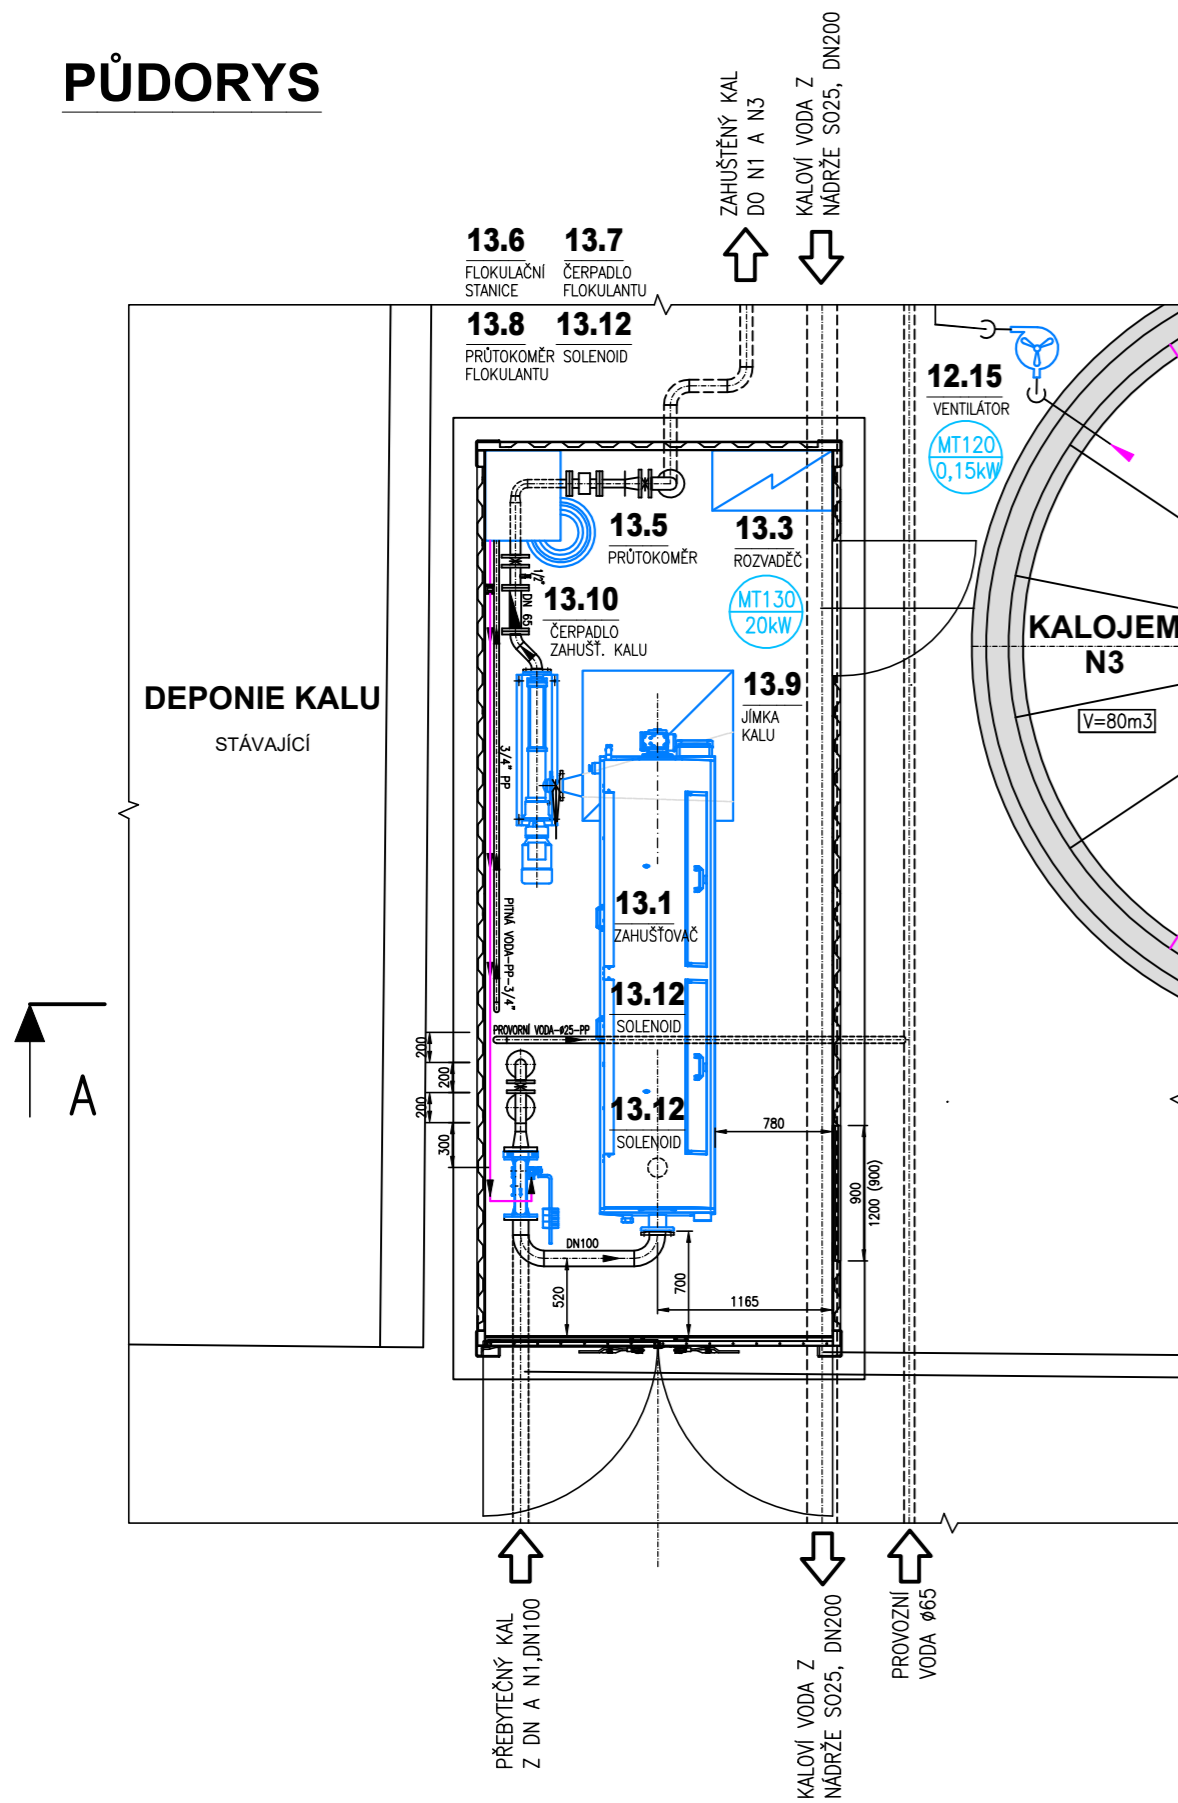

ŘEZ A-A

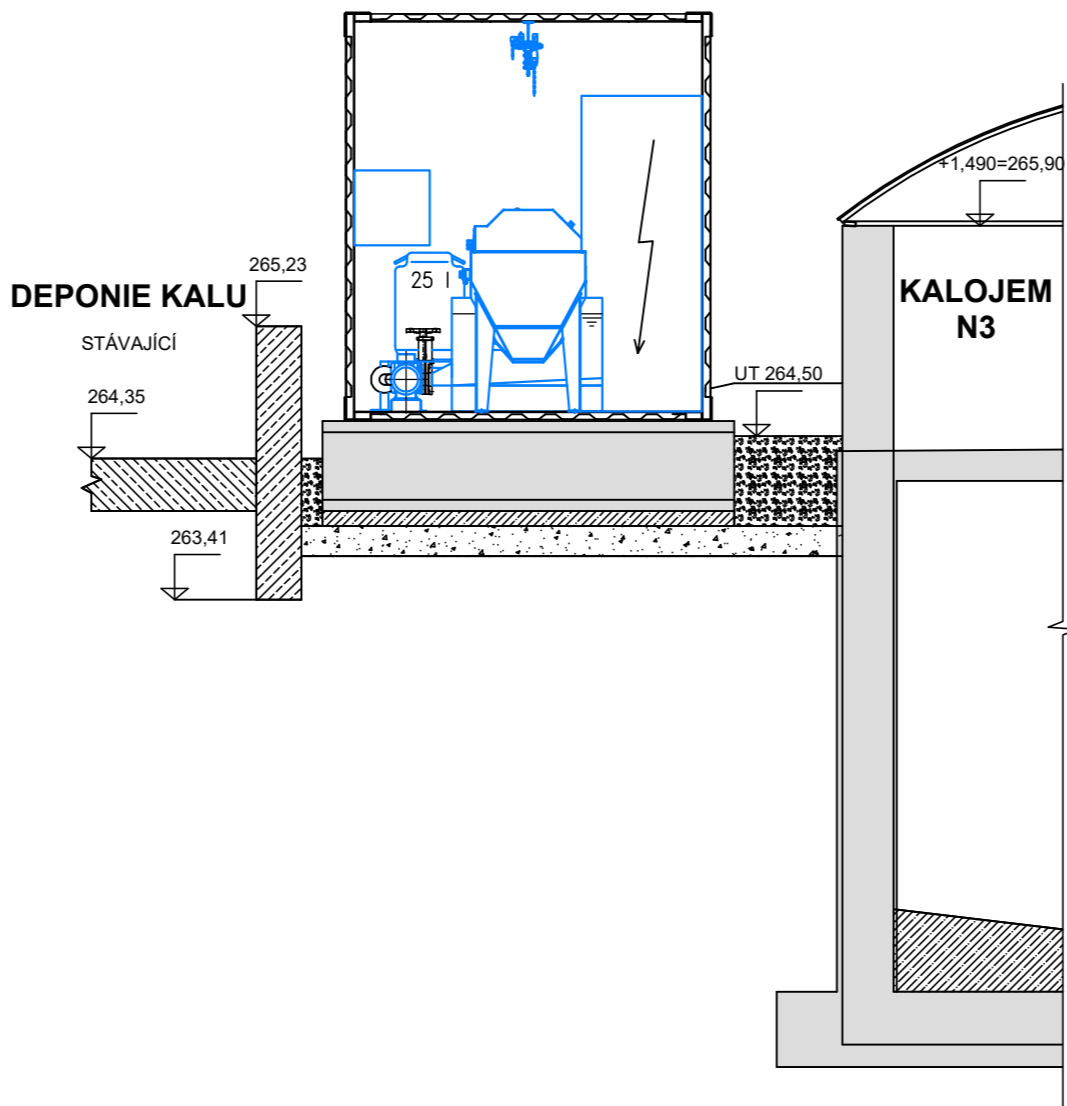

Projektová dokumentace pro zadání stavby

Datum: leden 2025

STAVBA	ROZŠÍŘENÍ ČOV STŘELICE		Paré	
ODDÍL	D Dokumentace objektů a technických a technologických zařízení D.2 Dokumentace technických a technologických zařízení D.2.1 PS 01 - PS 14, PS 18			
SO/PS	PS 13 - STROJNÍ ZAHUŠTĚNÍ KALU		Měřítko 1:50	
			Stupeň ZD	
PŘÍLOHA	ZAHUŠTĚNÍ KALU		Číslo přílohy D.2.1.10	Revize