


PŪDORYS

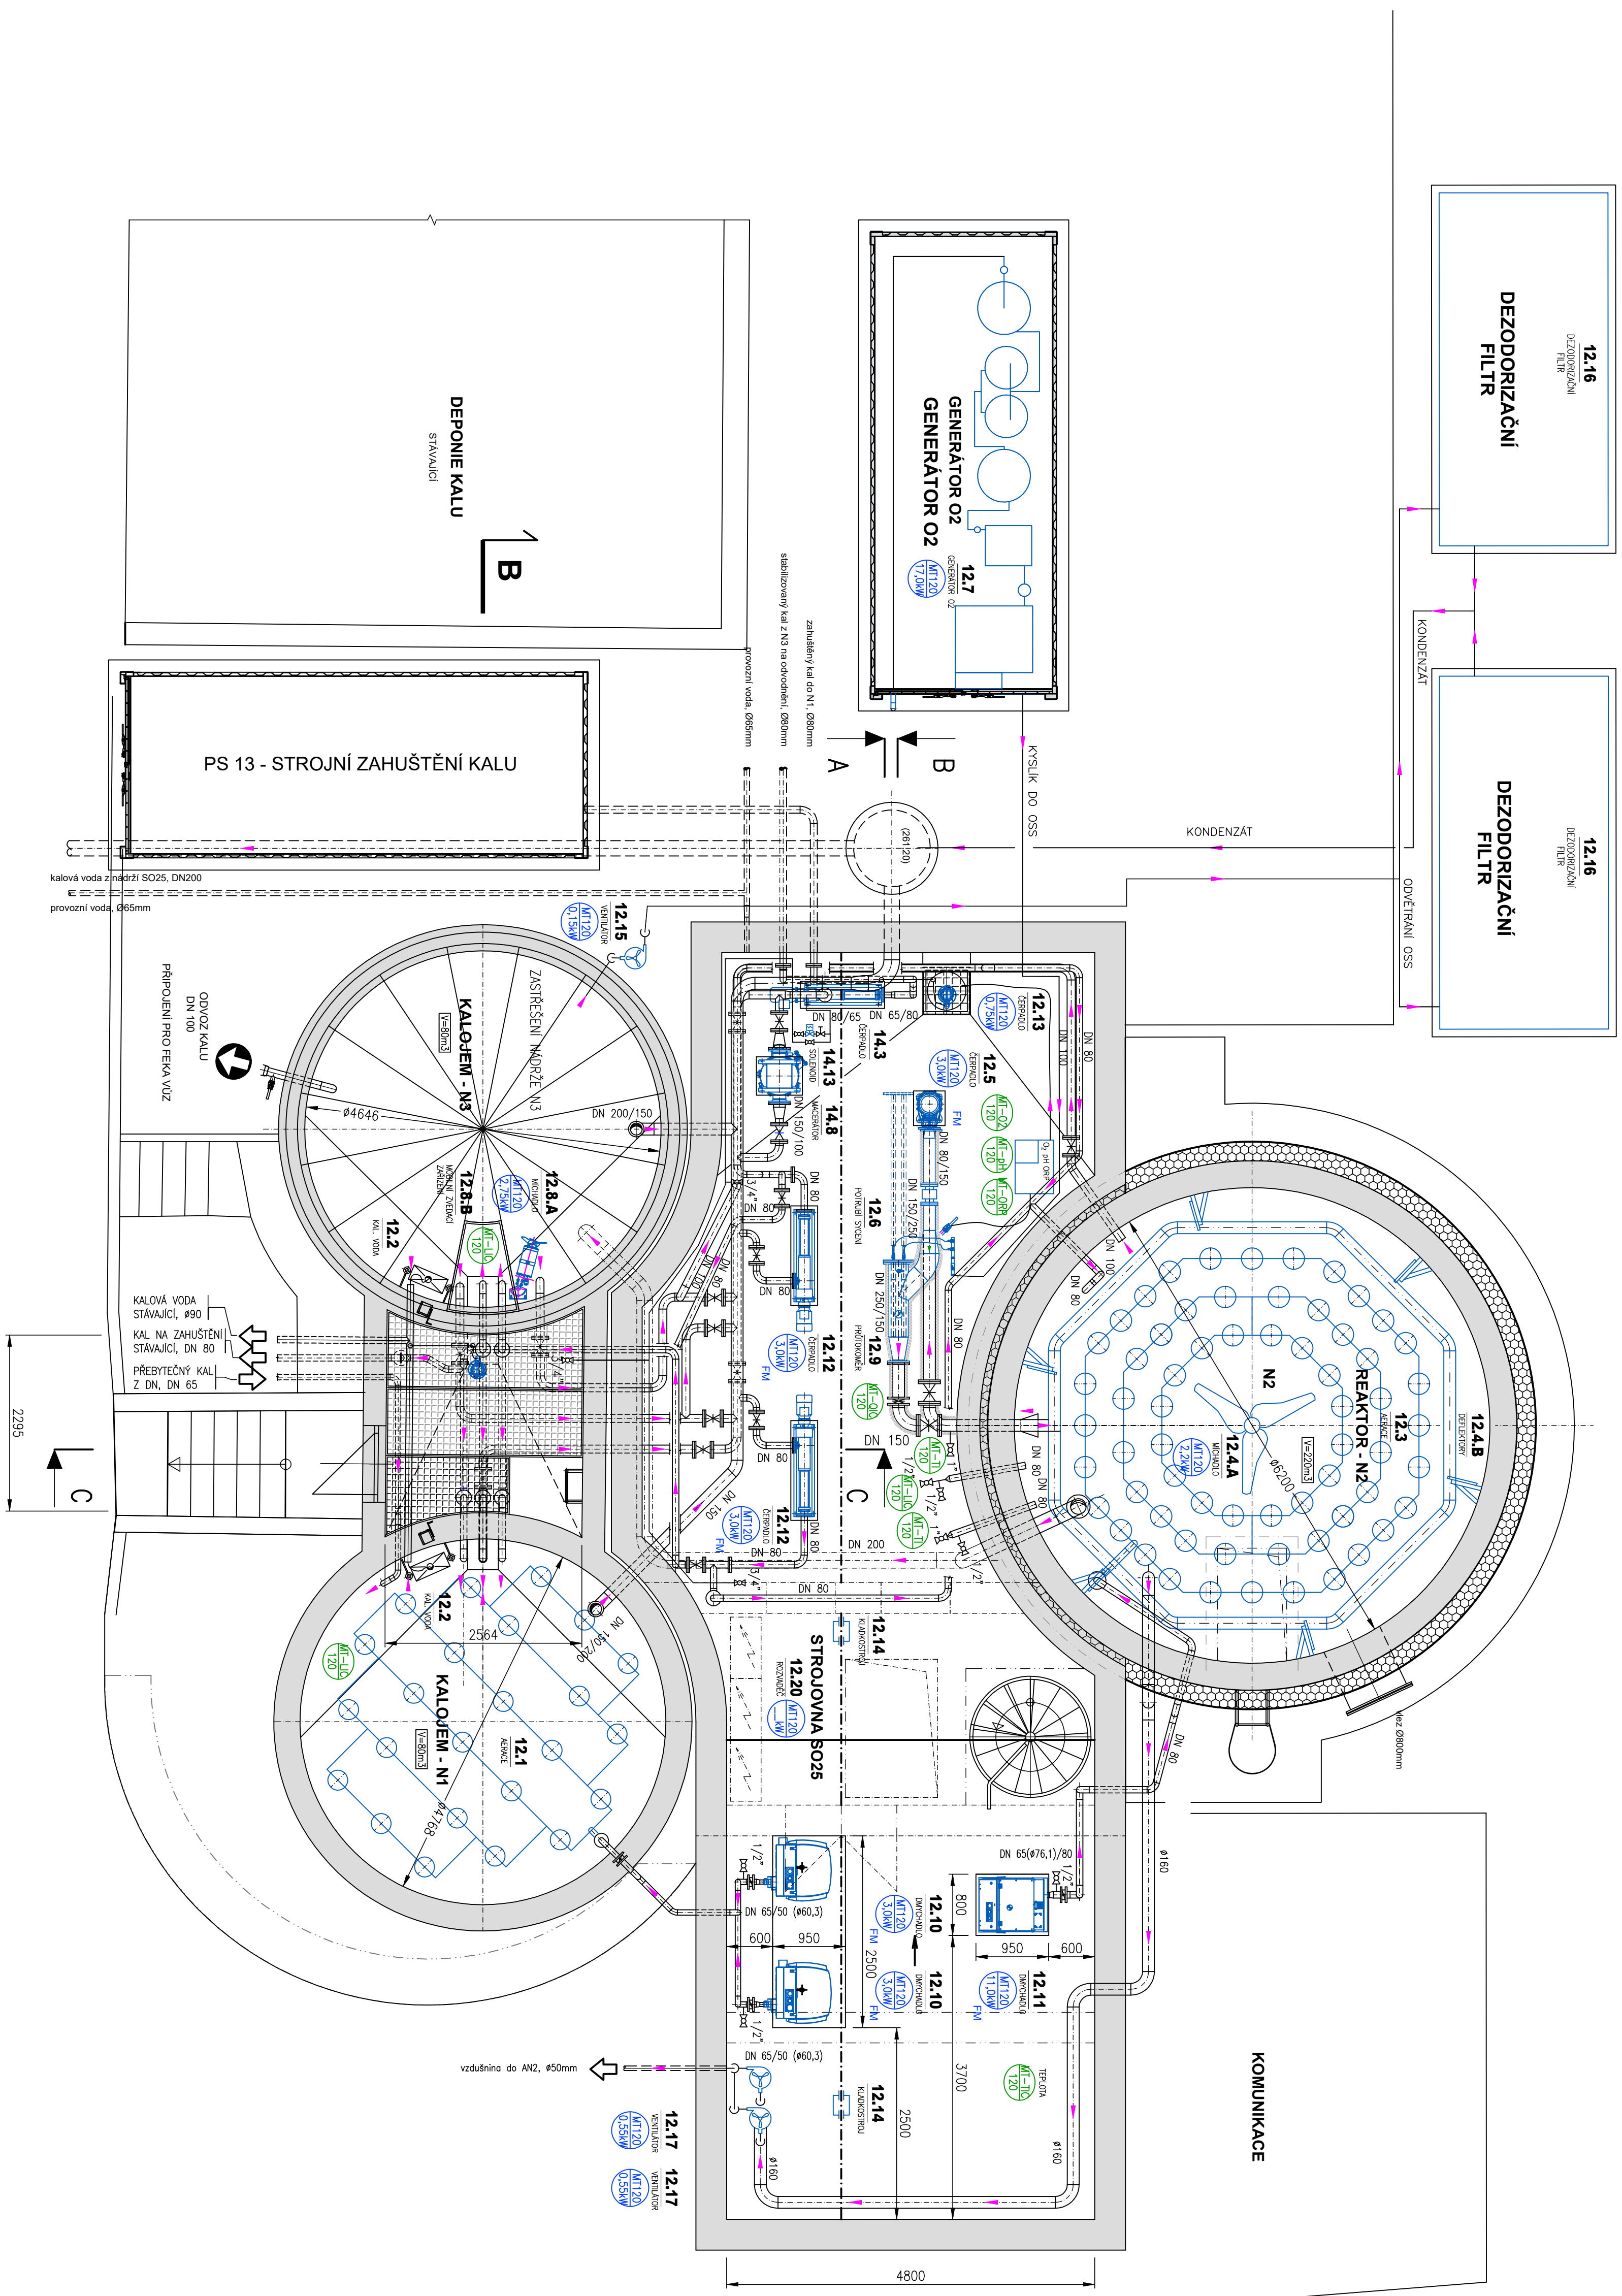

Projektová dokumentace pro zadání stavby

	Předmět
STAVBA	
ROZŠÍŘENÍ ČOV STŘELICE	
ODDIL	D Dokumentace objektu a technických a technologických zařízení D.2 Dokumentace technických a technologických zařízení D.2.1 PS 01 - PS 14, PS 18
SOP/S	PS 12 - KALOVÉ HOSPODÁŘSTVÍ PS 14 - STROJNÍ ODVODNĚNÍ KALU
FŘILOHA	KALOVÉ HOSPODÁŘSTVÍ - PŮDORYS
	Měřítko 1:50
	Stupeň ZD
Cíle plynů	Rozměry
D.2-1.11	